






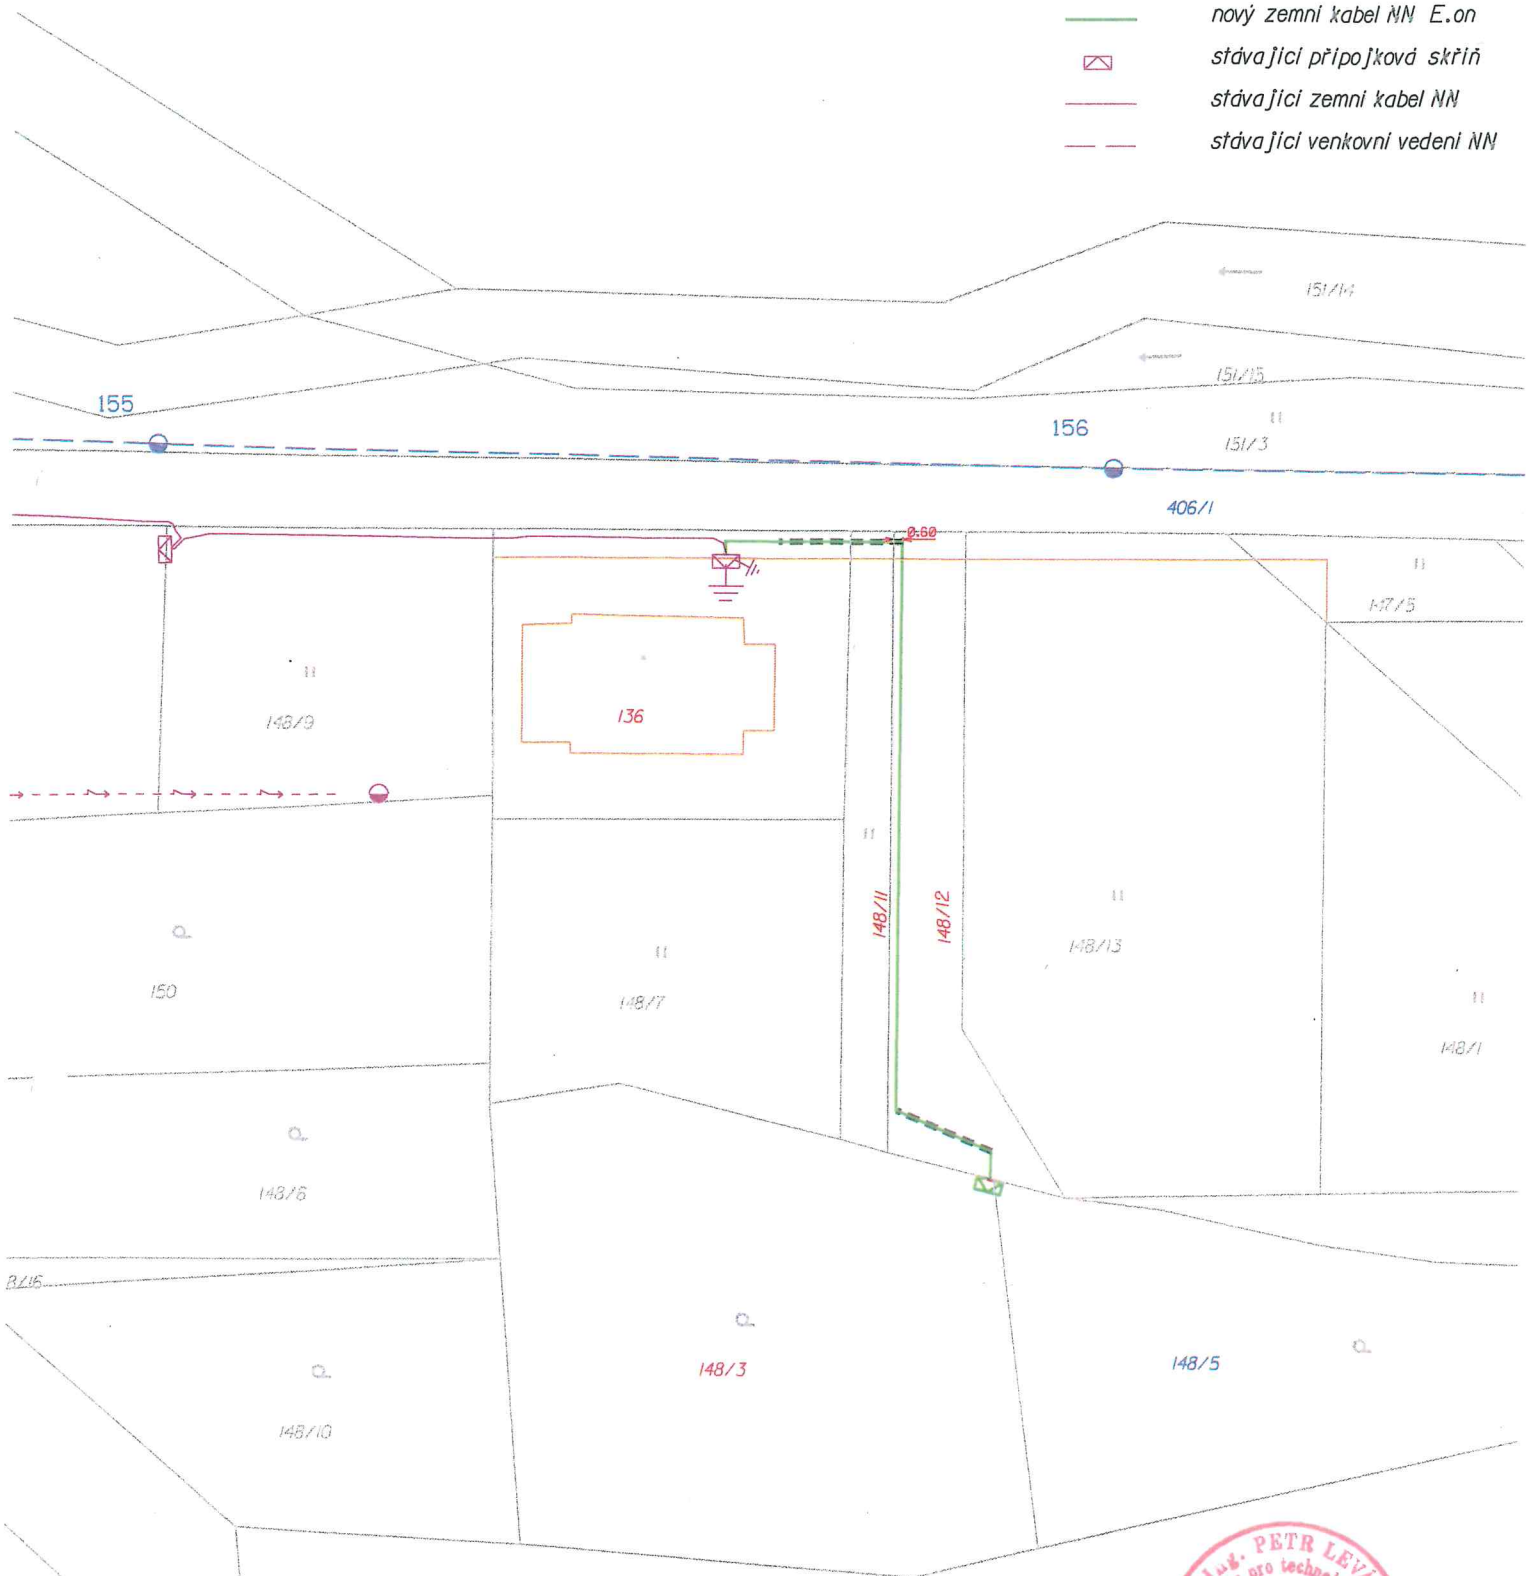
SITUACE STAVBY V KM

KÚ: Kojetice na Moravě [667862]

Měřítko: 1:500

LEGENDA:

-  nová přípojková skříň
-  nový zemní kabel NN E.on
-  stávající přípojková skříň
-  stávající zemní kabel NN
-  stávající venkovní vedení NN



MĚSTSKÝ ÚŘAD TŘEBÍČ
ODBOR VÝSTAVBY
674 01 TŘEBÍČ

13



Jasou

Levák